



# SCHEMA FOGNATURA E ACQUE BIANCHE

## PIANTA PIANO TERRA

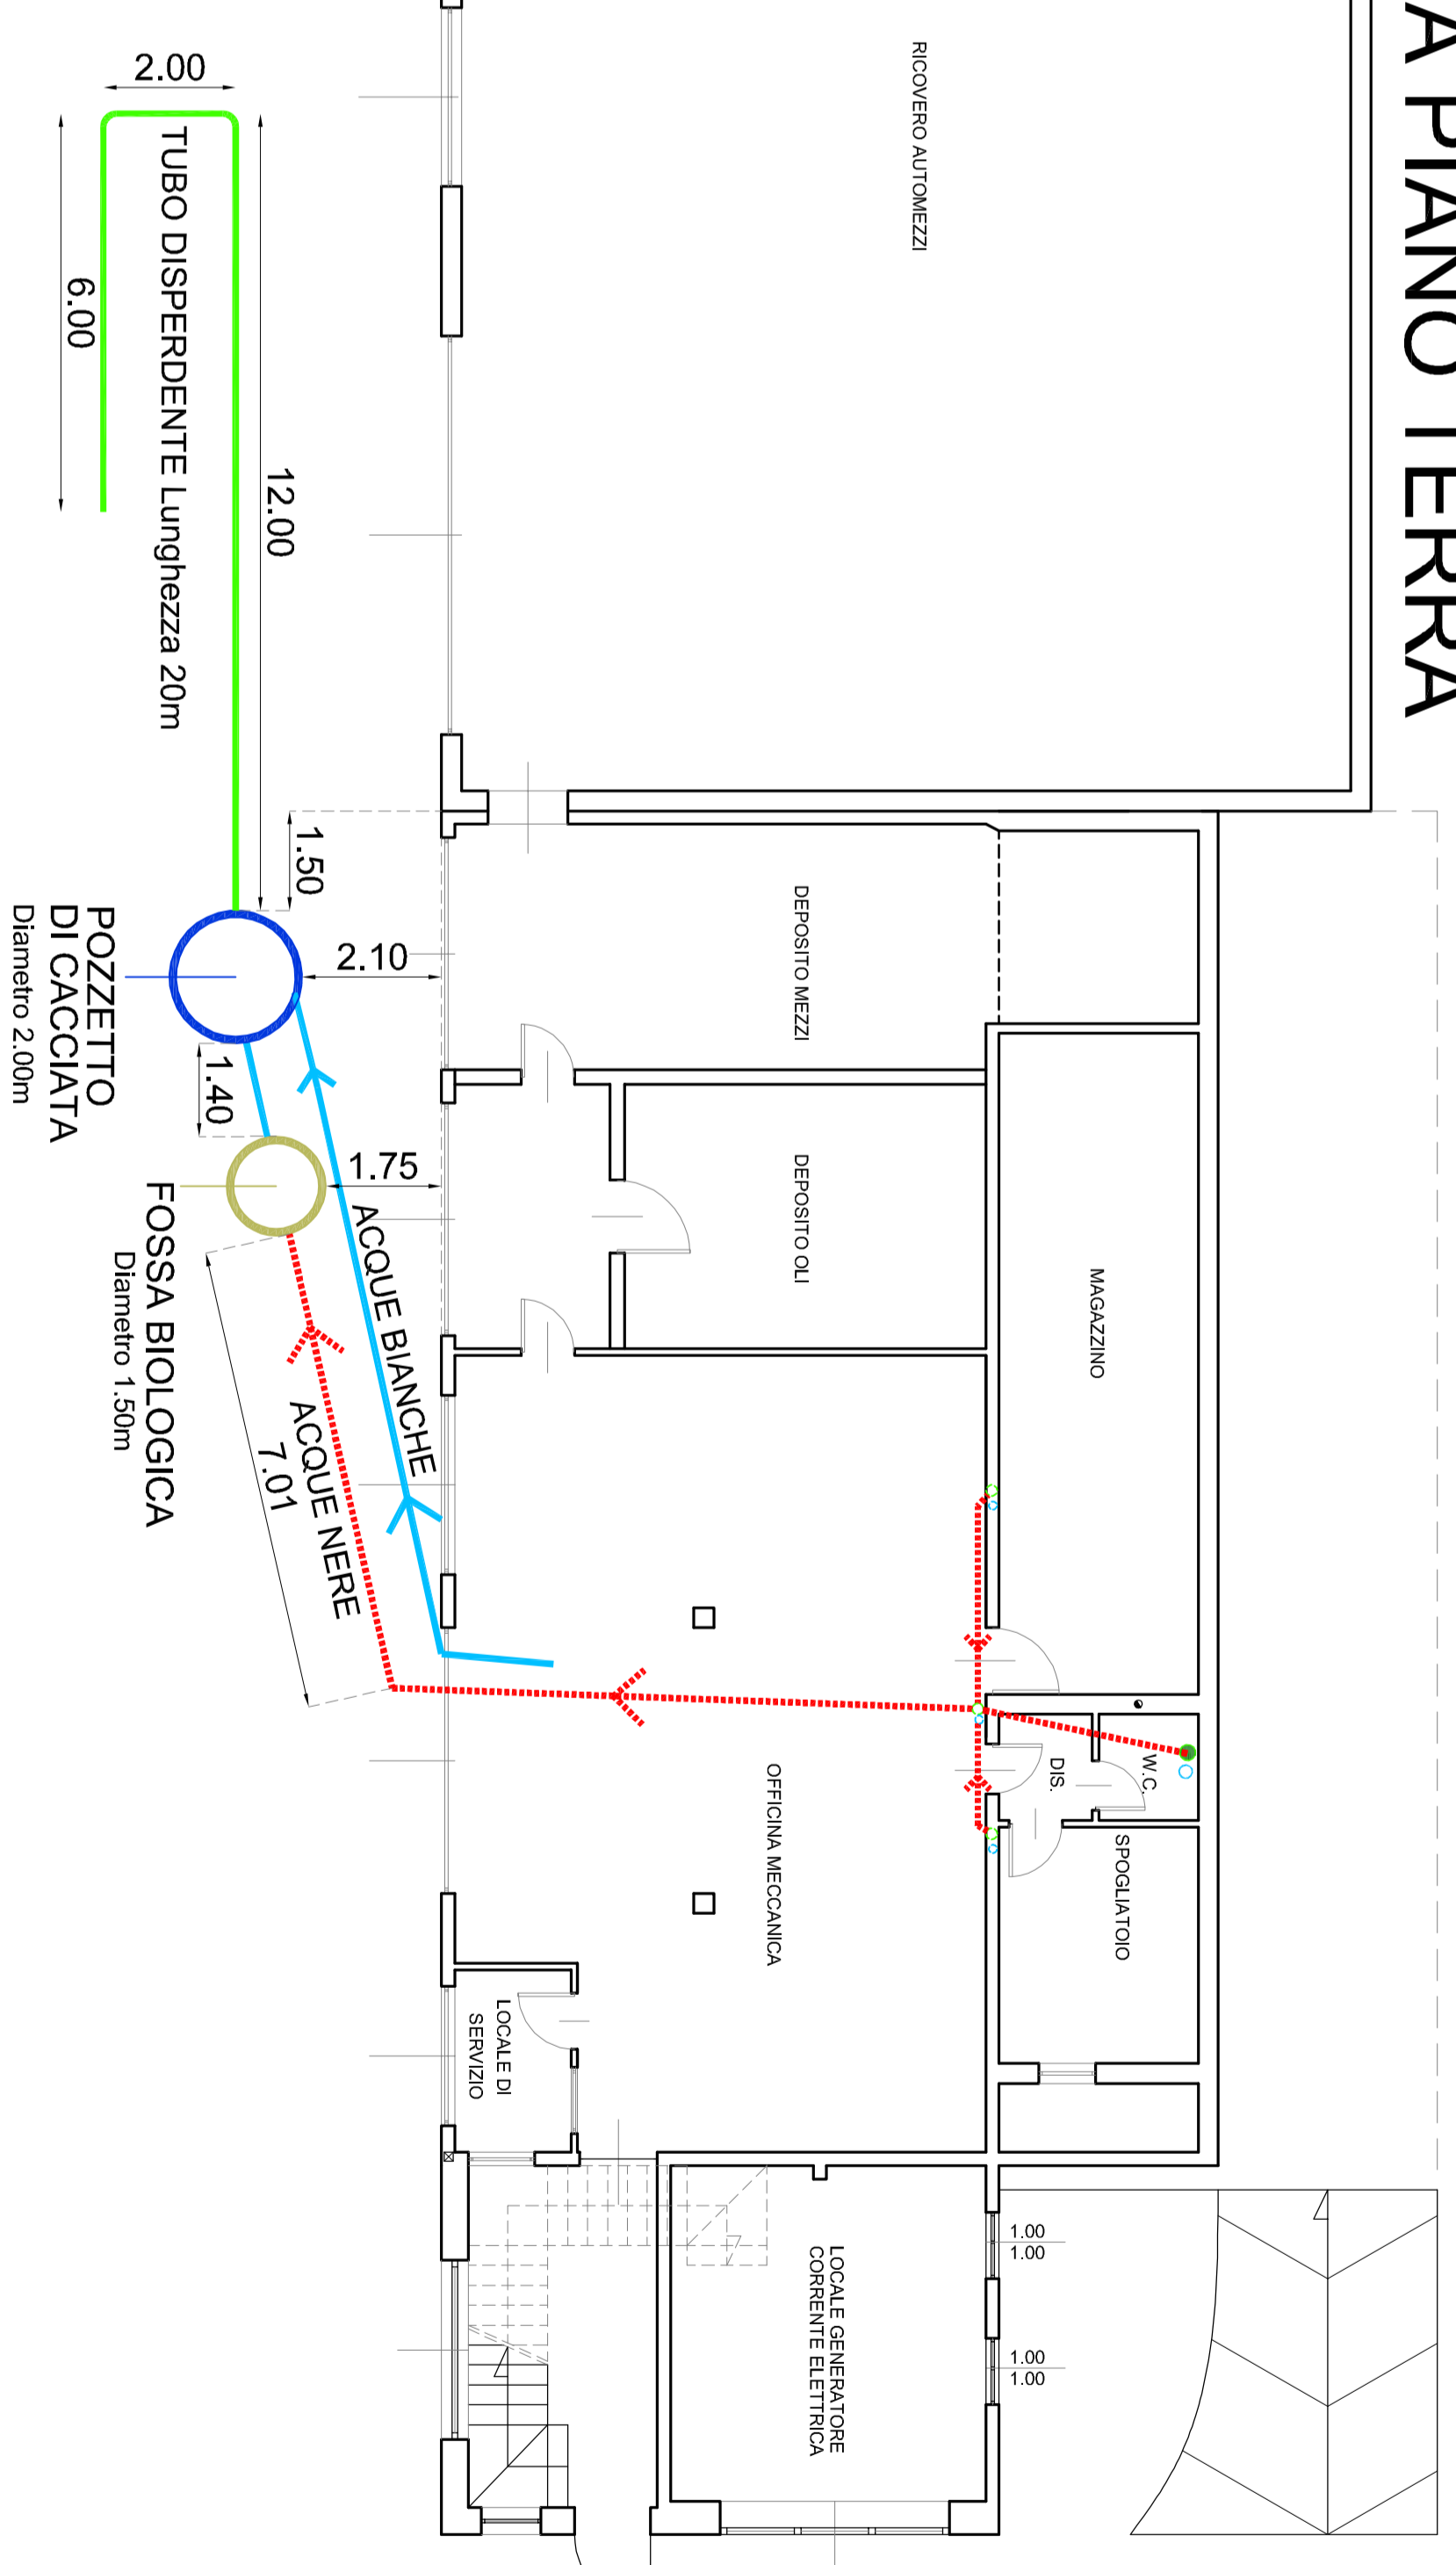


## PIANTA PIANO PRIMO

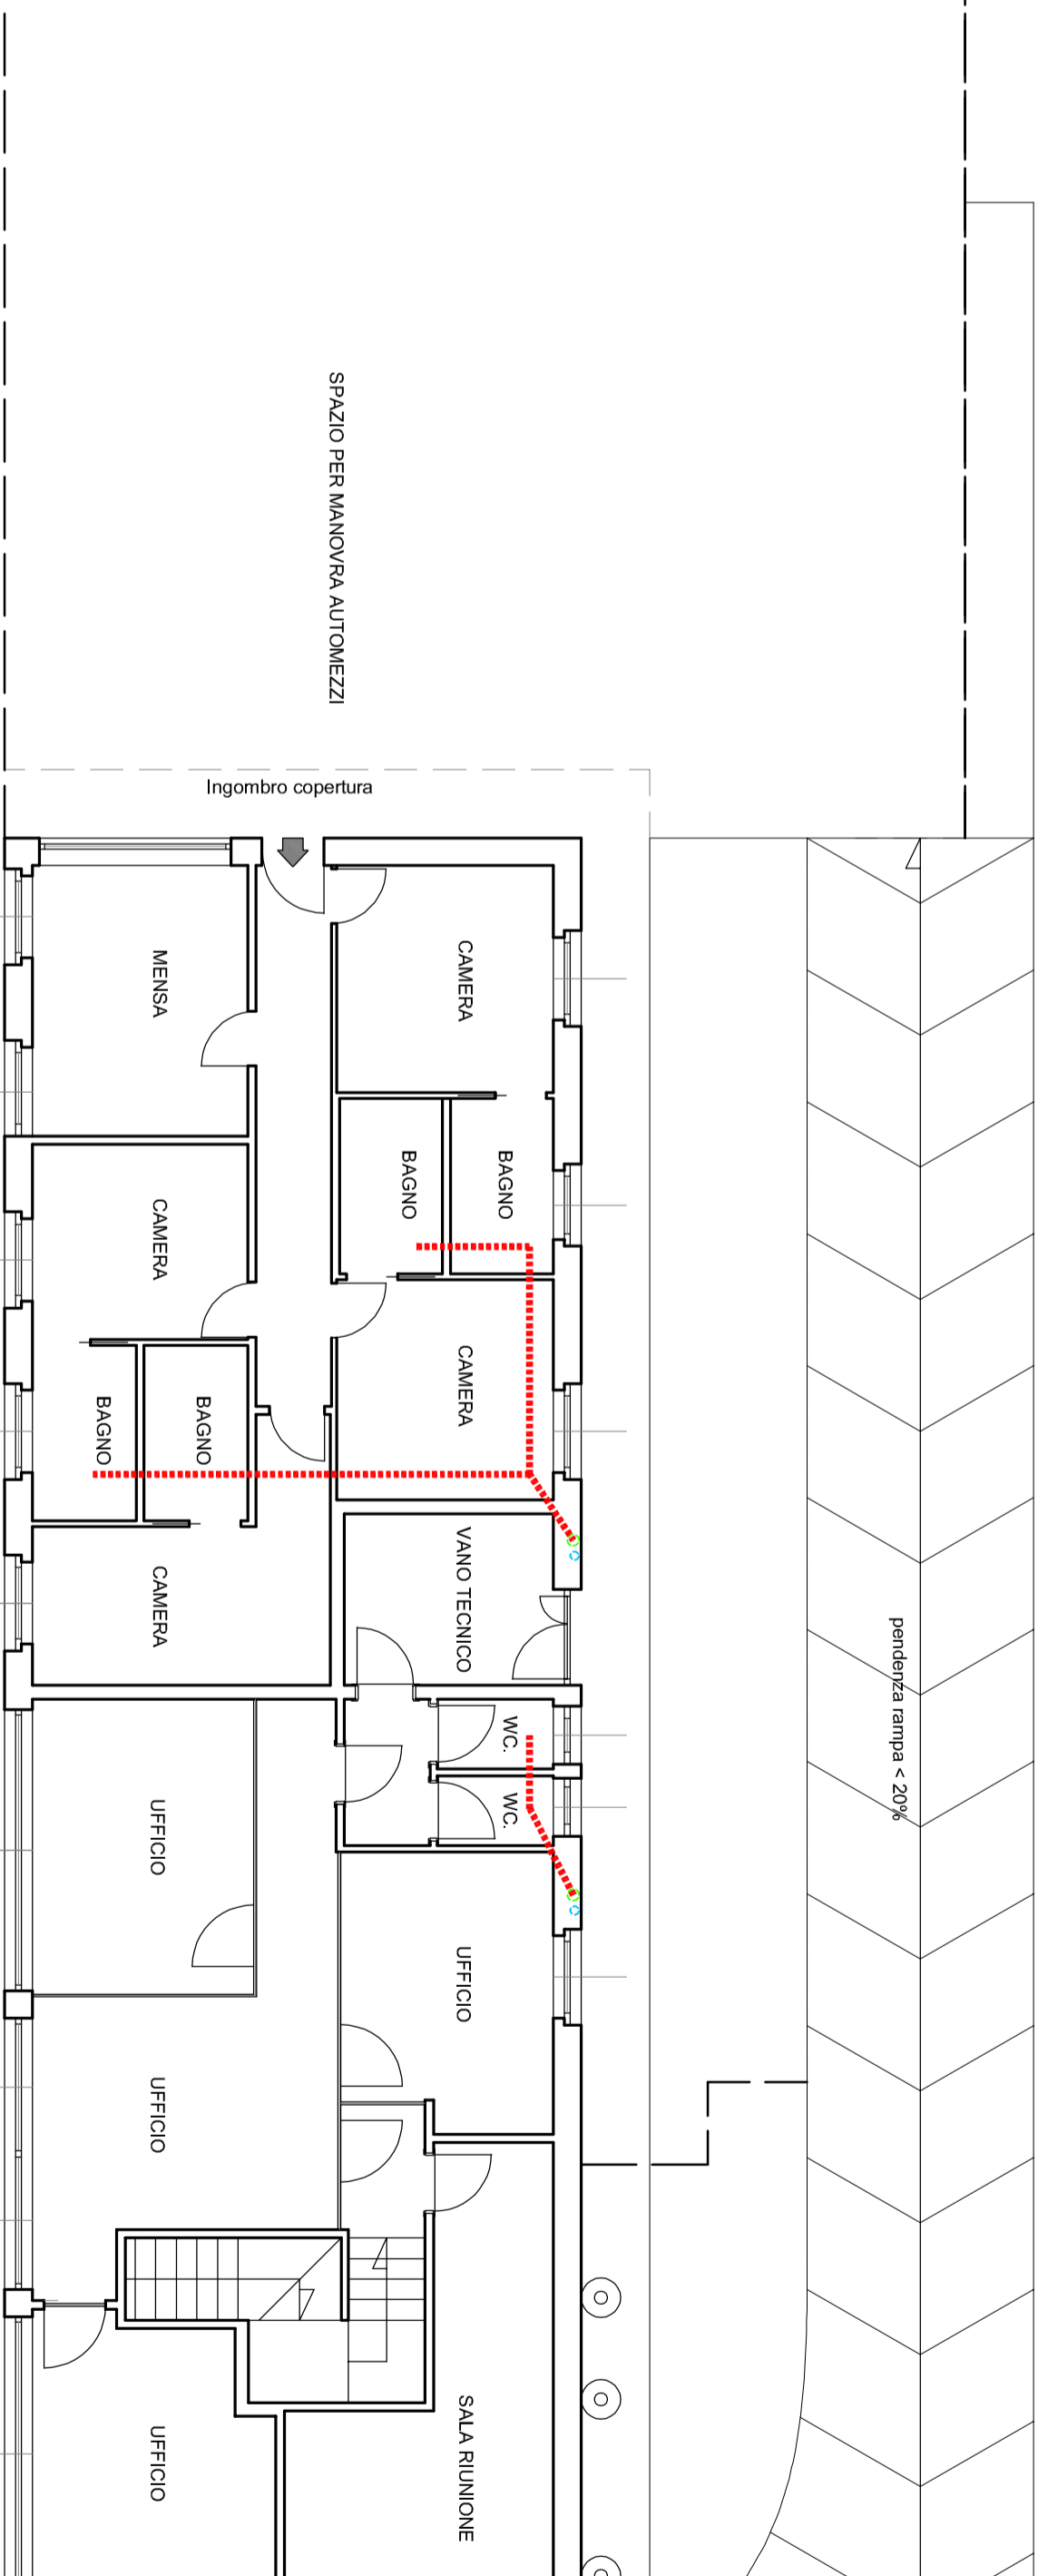

### LEGENDA

- COLONNE
- SCHEMA RACCOLTA ACQUE DI FOGNATURA (NERE)
- SCHEMA RACCOLTA ACQUE METEORICHE (BIANCHE)
- TUBO DISPERDENTE

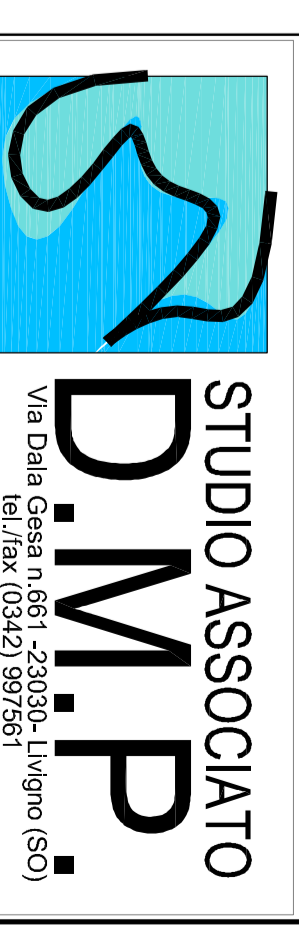

Via Della Galia n. 681 - 22026 Livigno (SO)  
 e-mail: [info@dmpp.it](mailto:info@dmpp.it)  
 Generata P.M. MASSIMO - P.IVA n. 02102000987 - C.A.P. 22020 - C.A.B. 031/1188

Comune: LIVIGNO Provincia: SONDRIO

Località/Via: VAL VIERA

Identificazione catastale:

Foglio n. 19 Mapp. n. 28 - 42

Progetto: REALIZZAZIONE IMPIANTO LAVORAZIONE BIOMASSA CIPPATO

Oggetto: PIANTE PIANO TERRA - PRIMO

SCHEMA SOTTOSERVIZI

Committenti: Bormolini F.lli Gemelli S.r.l.

Scala: 1:100

Data: FEBBRAIO 2021

Aggiornamento: 7

File: 2020Bormolini F.lli Gemelli/SUAP

Data: 2020

DSGN: CNTL - DM/P2

Il tecnico:

Contatto: 031/1188